


LEGENDA:

- ściany istniejące CH
- ściany projektowane GK 15 cm do wysokości 2,60m na zapleczu malowane na kolor biały
- linia najmu
- ⊕ - oprawa downlight GRANSHOPADL firmy LEDKI IP20, 3000lm, P=21W
- oprawa Levanto PLN LED1x3650 G671 T840 OP nr kat. 1109026, IP40, 3650lm, P=36W
- SUFIT RASTROWY ≈ 21,05 m<sup>2</sup>
- ISTNIEJĄCY SUFIT PODWIESZANY G-K

UWAGA! OPRAWY EWAKUACYJNE I AWARYJNE WG PROJEKTU INSTALACJI ELEKTRYCZNYCH

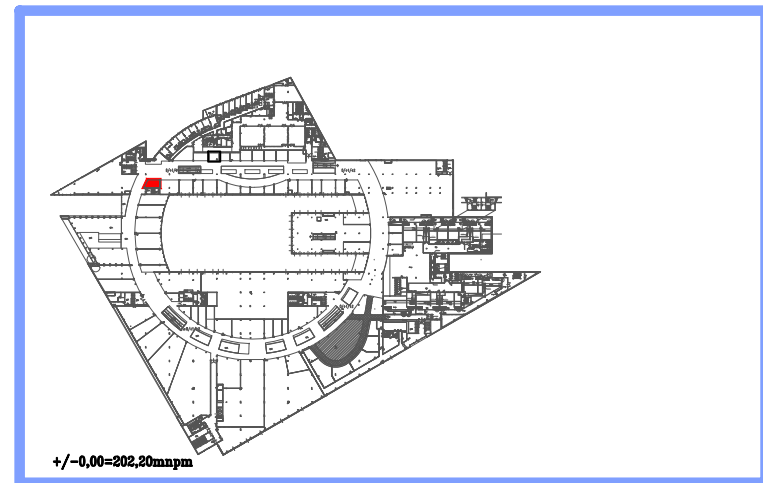

0-2	zaplecze
7,58m <sup>2</sup>	

INWESTOR	GMINA MIASTO RZESZÓW, JEDNOSTKA BUDŻETOWA: ZARZĄD TRANSPORTU MIEJSKIEGO W RZESZOWIE UL. RYNEK 1, 35-064 RZESZÓW	
LOKALIZACJA	Centrum Kulturalno-Handlowe MILLENIUM HALL Rzeszów, al. Kopisto 1 lokal 225	
TEMAT	Adaptacja pomieszczeń na Punkt Obsługi Podróżnego lokal 225	skala 1:50
TYTUŁ RYS.	<b>Rzut- oświetlenie i elektryka + sufit</b>	
PROJEKTANT	mgr. Joanna Nowak-Magda	27/POOK/2017
data proj. LISTOPAD 2023		nr rys. A_04

WSZYSTKIE WYMIARY PRZED PRZYSTĄPIENIEM DO PRAC NALEŻY SPRAWDZIĆ NA BUDOWIE!